


(別添 図面)

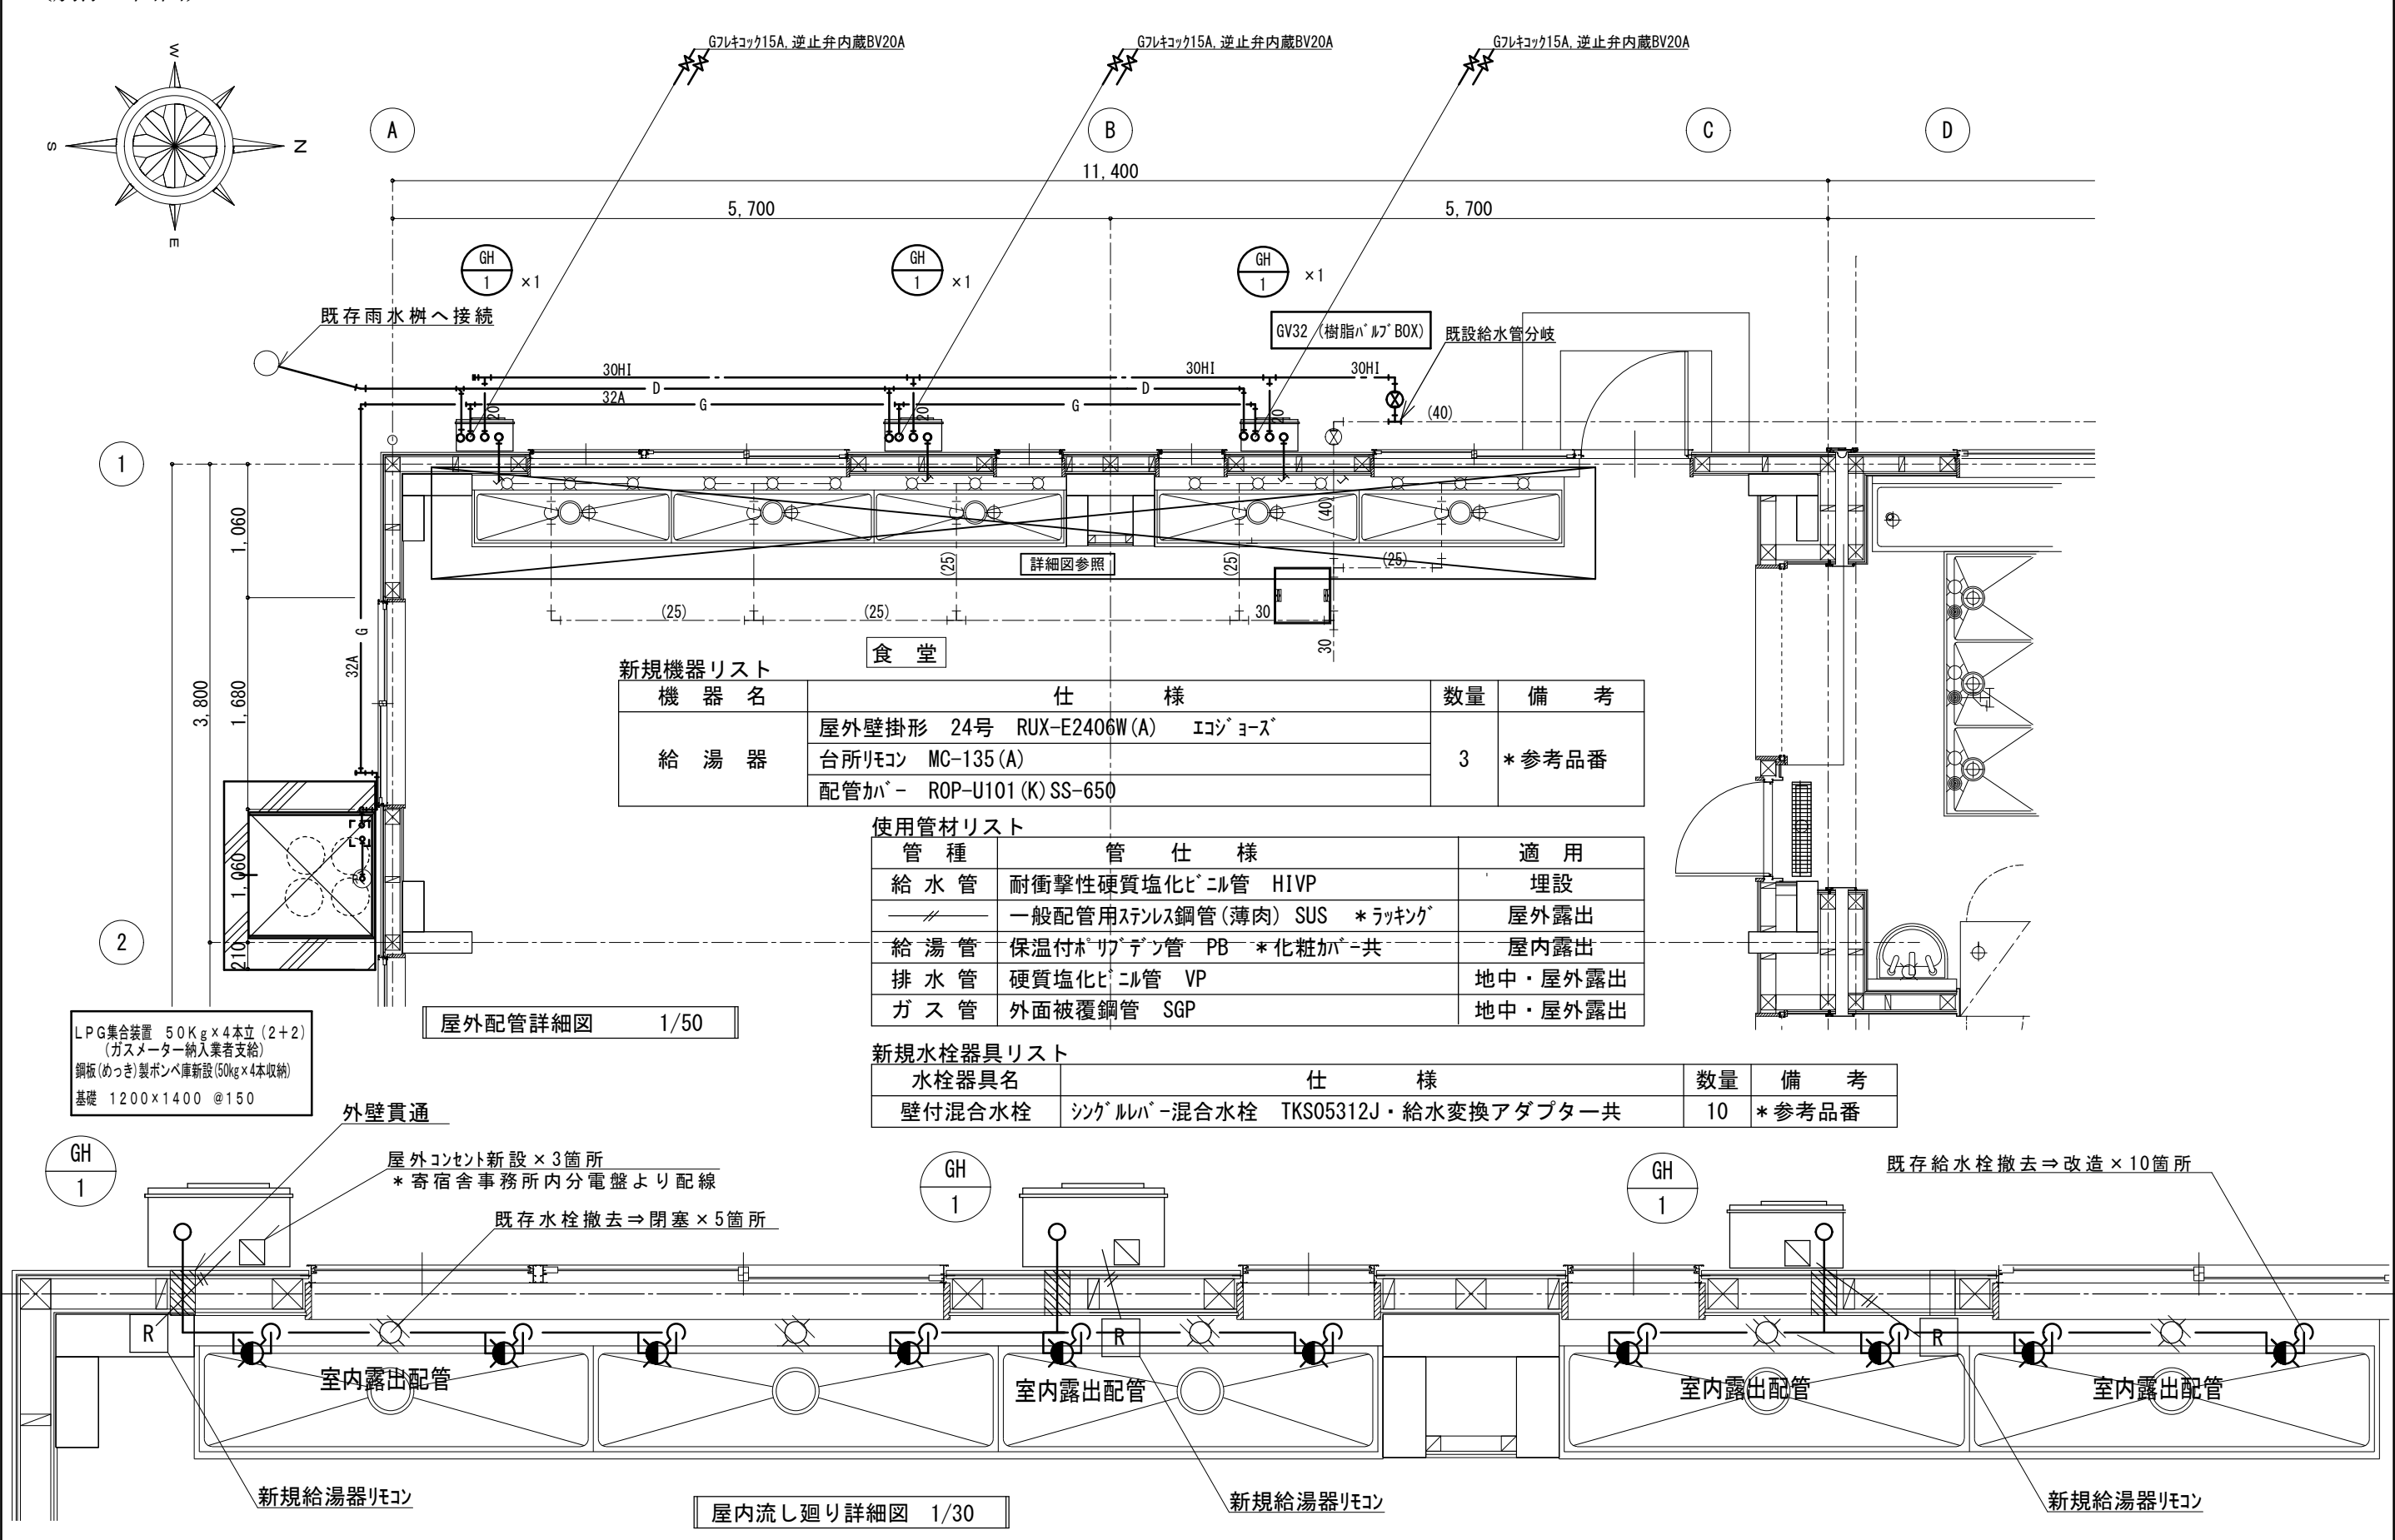

件名
松山盲学校食堂給湯設備の製造

図名
平面図・詳細図・機器リスト

縮尺
1/50・1/30

NO.